
 


— : モニター等
— : ポスター等掲示

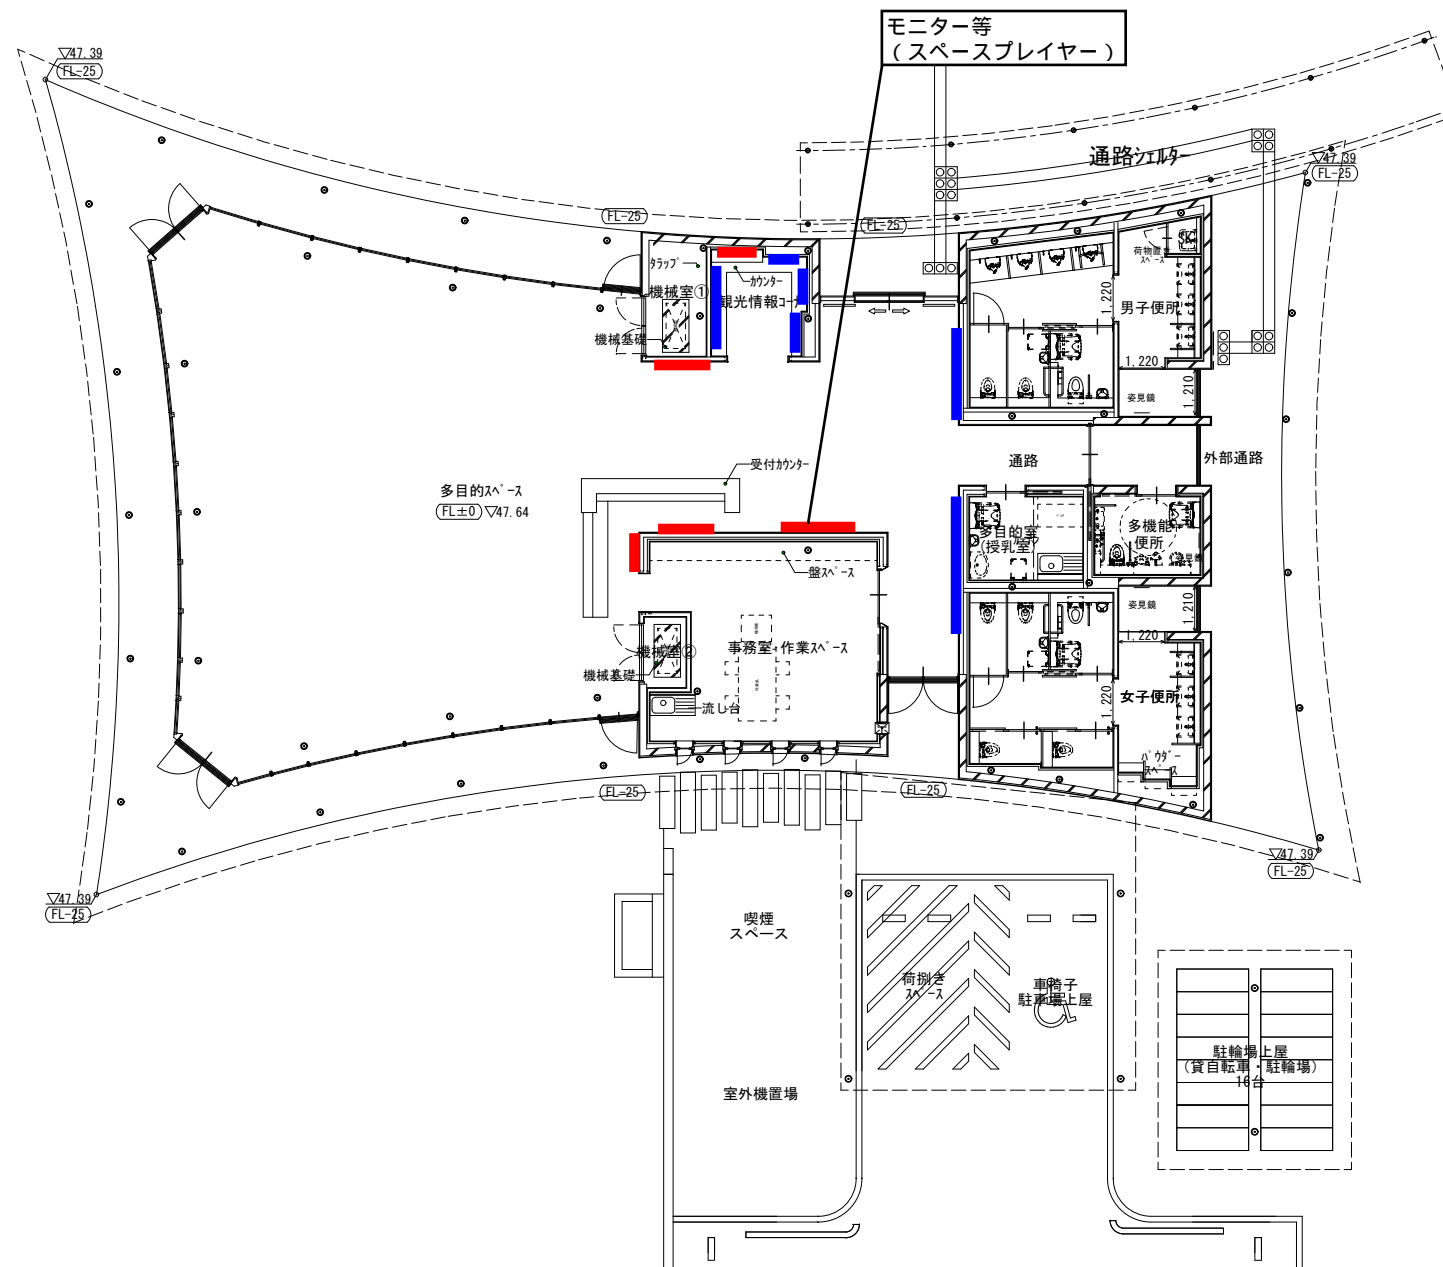

平面図 S=1/100



凡例	
記号	
○ 3.59	現況地盤高 (TP)
▽ 3.59	仕上地盤高 (TP)
FL-100	FLからの床仕上高 (特記なき限り (FL±0))
○	消火器 ABC10号 (別途工事)
□	誘導ブロック (□ 誘導標識、⊗ 注意喚起標識)
■	床下点検口 : 600×600
○	好種 (数字は管の呼径)
—	雨水枡

JR九州コンサルタンツ株式会社
 一級建築士事務所
 福岡県知事登録 第1-11210号
 一級建築士登録第308240号 古賀 充

※建物内、出入口部分に段差無し。
 ※外構舗装仕上との段差は10mm以下 (面取) とする。

件名 観光文化交流センター実施設計業務委託
 図面 情報提供施設配置図
 図面番号 A-***
 縮尺 1/100 (1/200)

2021年 3月
 注: ()内の縮尺表示は、A3図面の場合