


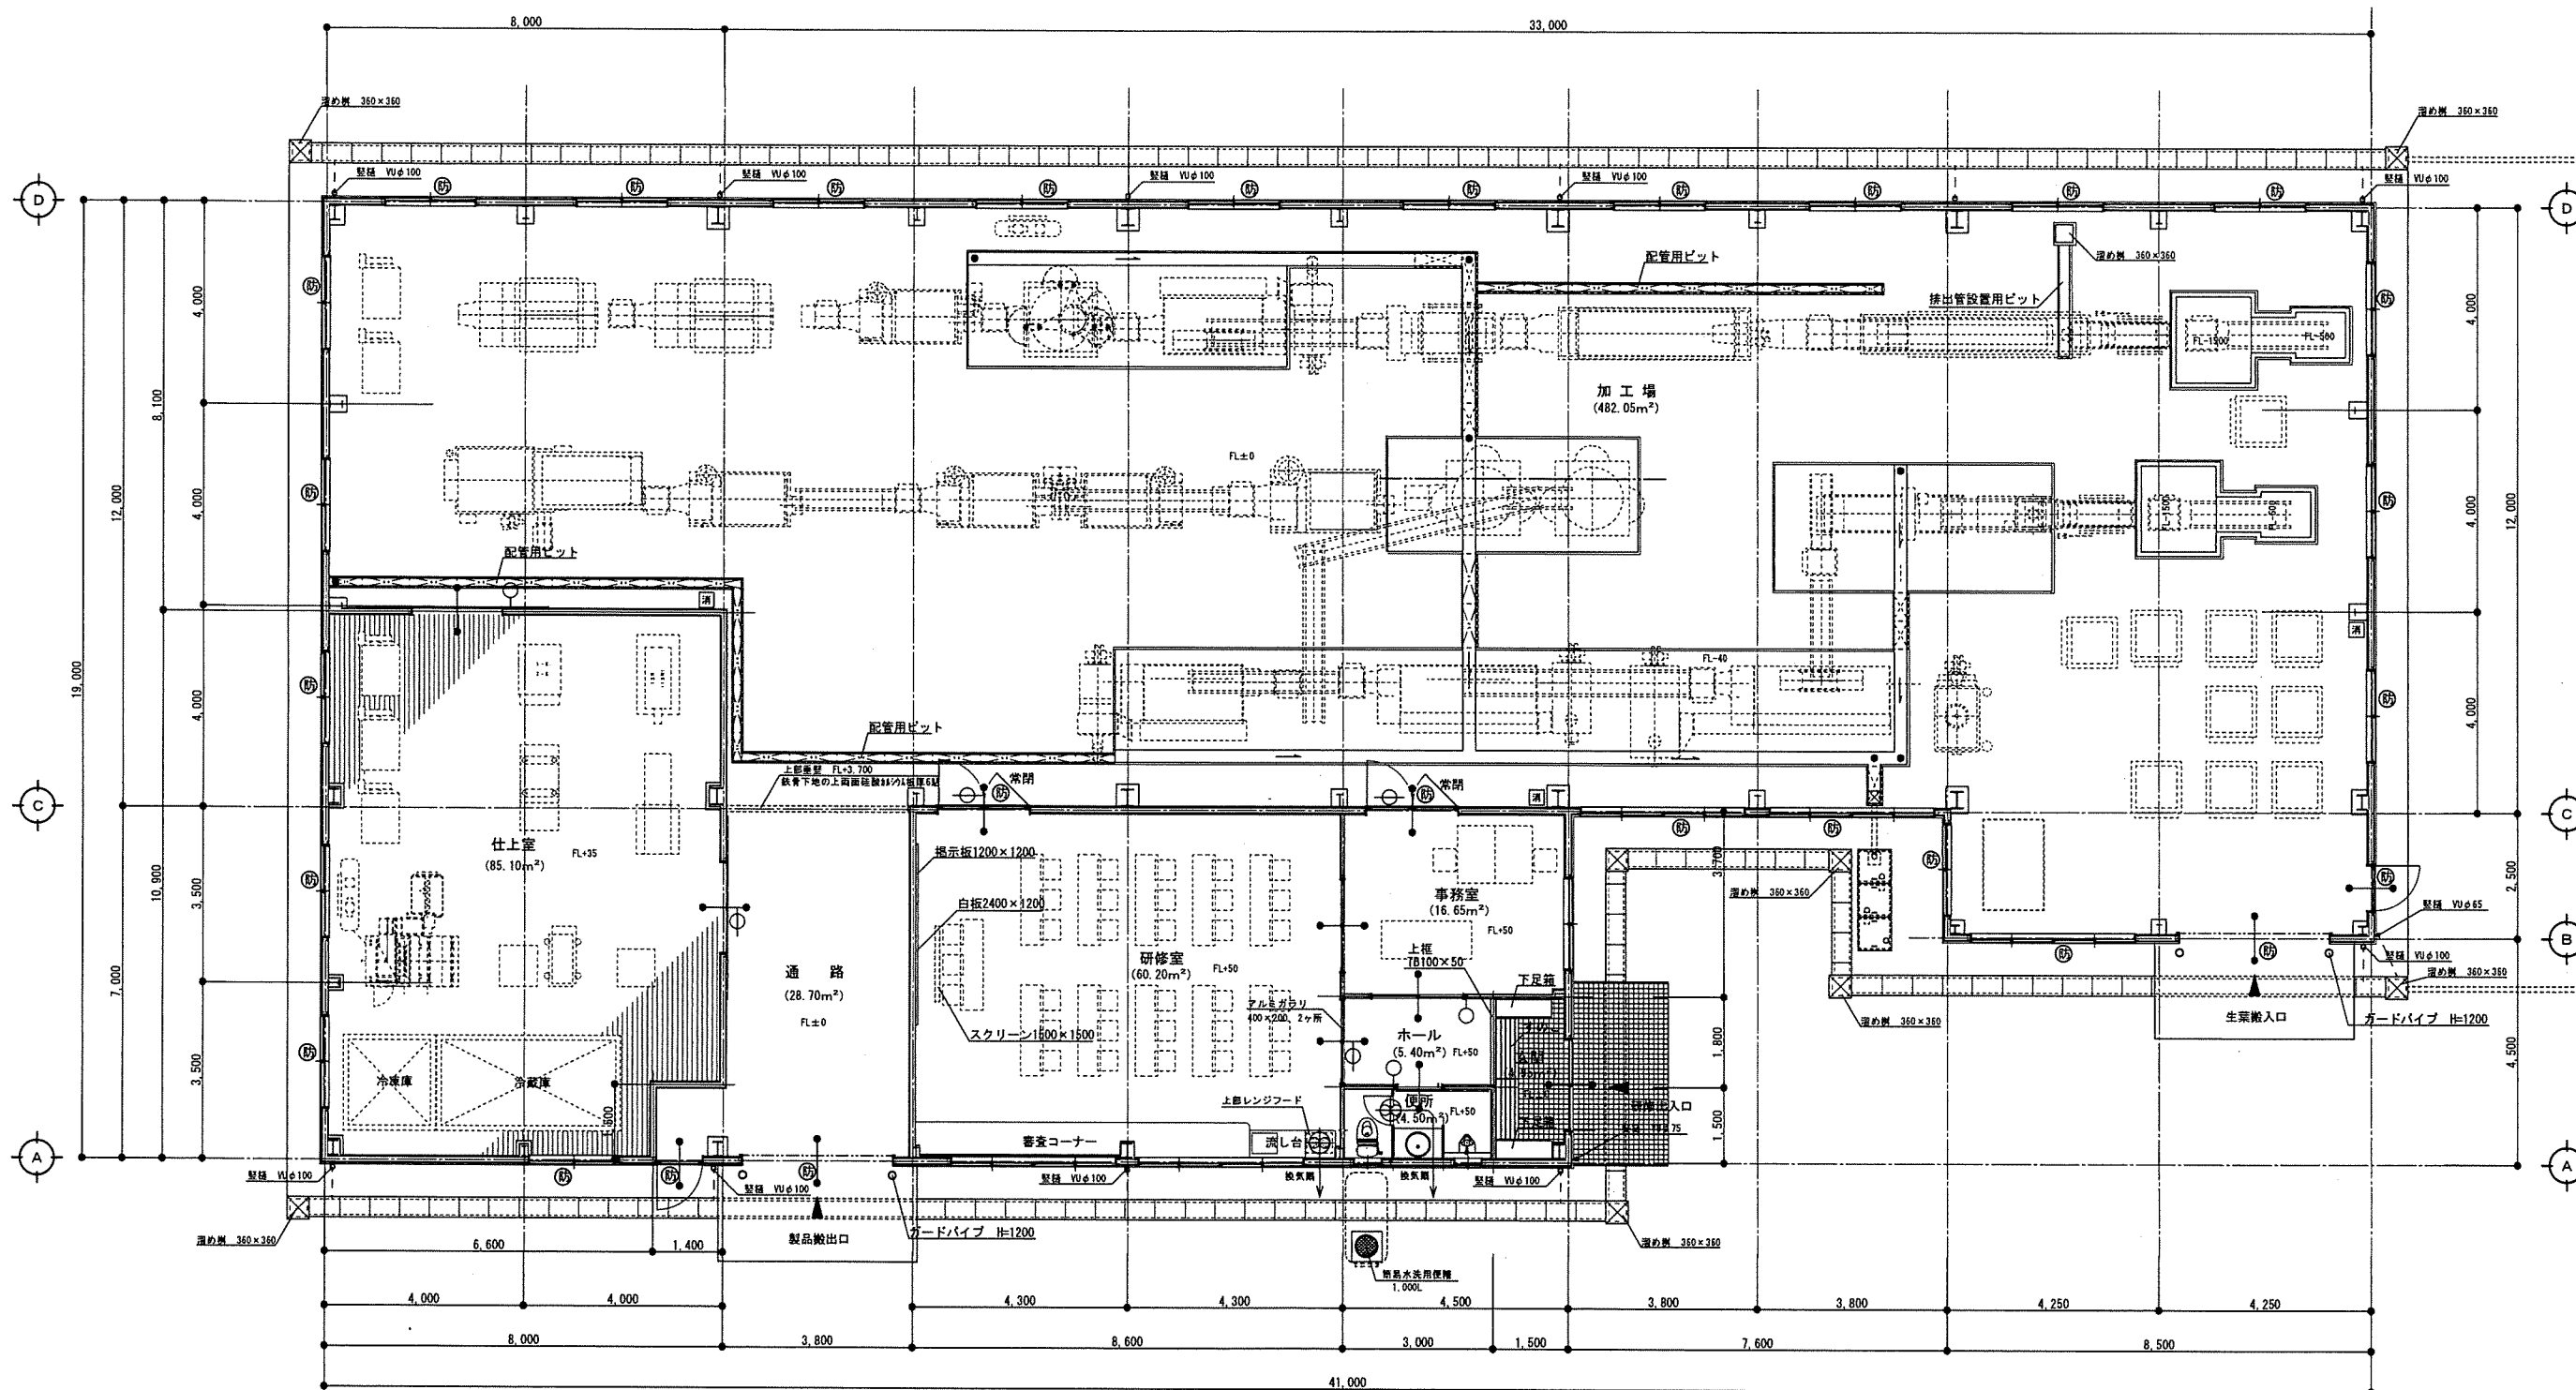

研修室 換気量の算定

- 使用機器
ガスコンロ (Q= 2.3 Kw)
5号湯沸器 (Q= 11.2 Kw)
計 13.5 Kw
- V=40KQより
 $40 \times 0.93 \times 13.5 = 502.2 \text{ m}^3/\text{h} \leq 560 \text{ m}^3/\text{h}$
FE-7 レンジフードファン

平面図 S=1/100

延べ面積 687.55m²

- — 室名札 (面付け)
- — 室名札 (突出し)
- — 第3種移動式粉末消火設備
- Ⓢ — 防火設備

特
記

株式会社 第一設計建築事務所

一級建築士事務所 佐賀県知事登録 第154号

一級建築士 第197105号 中田 昭 則

設計

製図

工事名称

平成19年度 嬉野市茶業研修施設新築工事

縮尺 1/100

図
面
番
号

A

図面名称

平面図

日付

H19年 月

枚10